


Achtung!  
Mit Abweichungen der wirklichen Kabellage von den Eintragungen im Lageplan muss gerechnet werden. In Kabelnähe sind die Erdarbeiten unbedingt von Hand und mit äußerster Vorsicht durchzuführen.

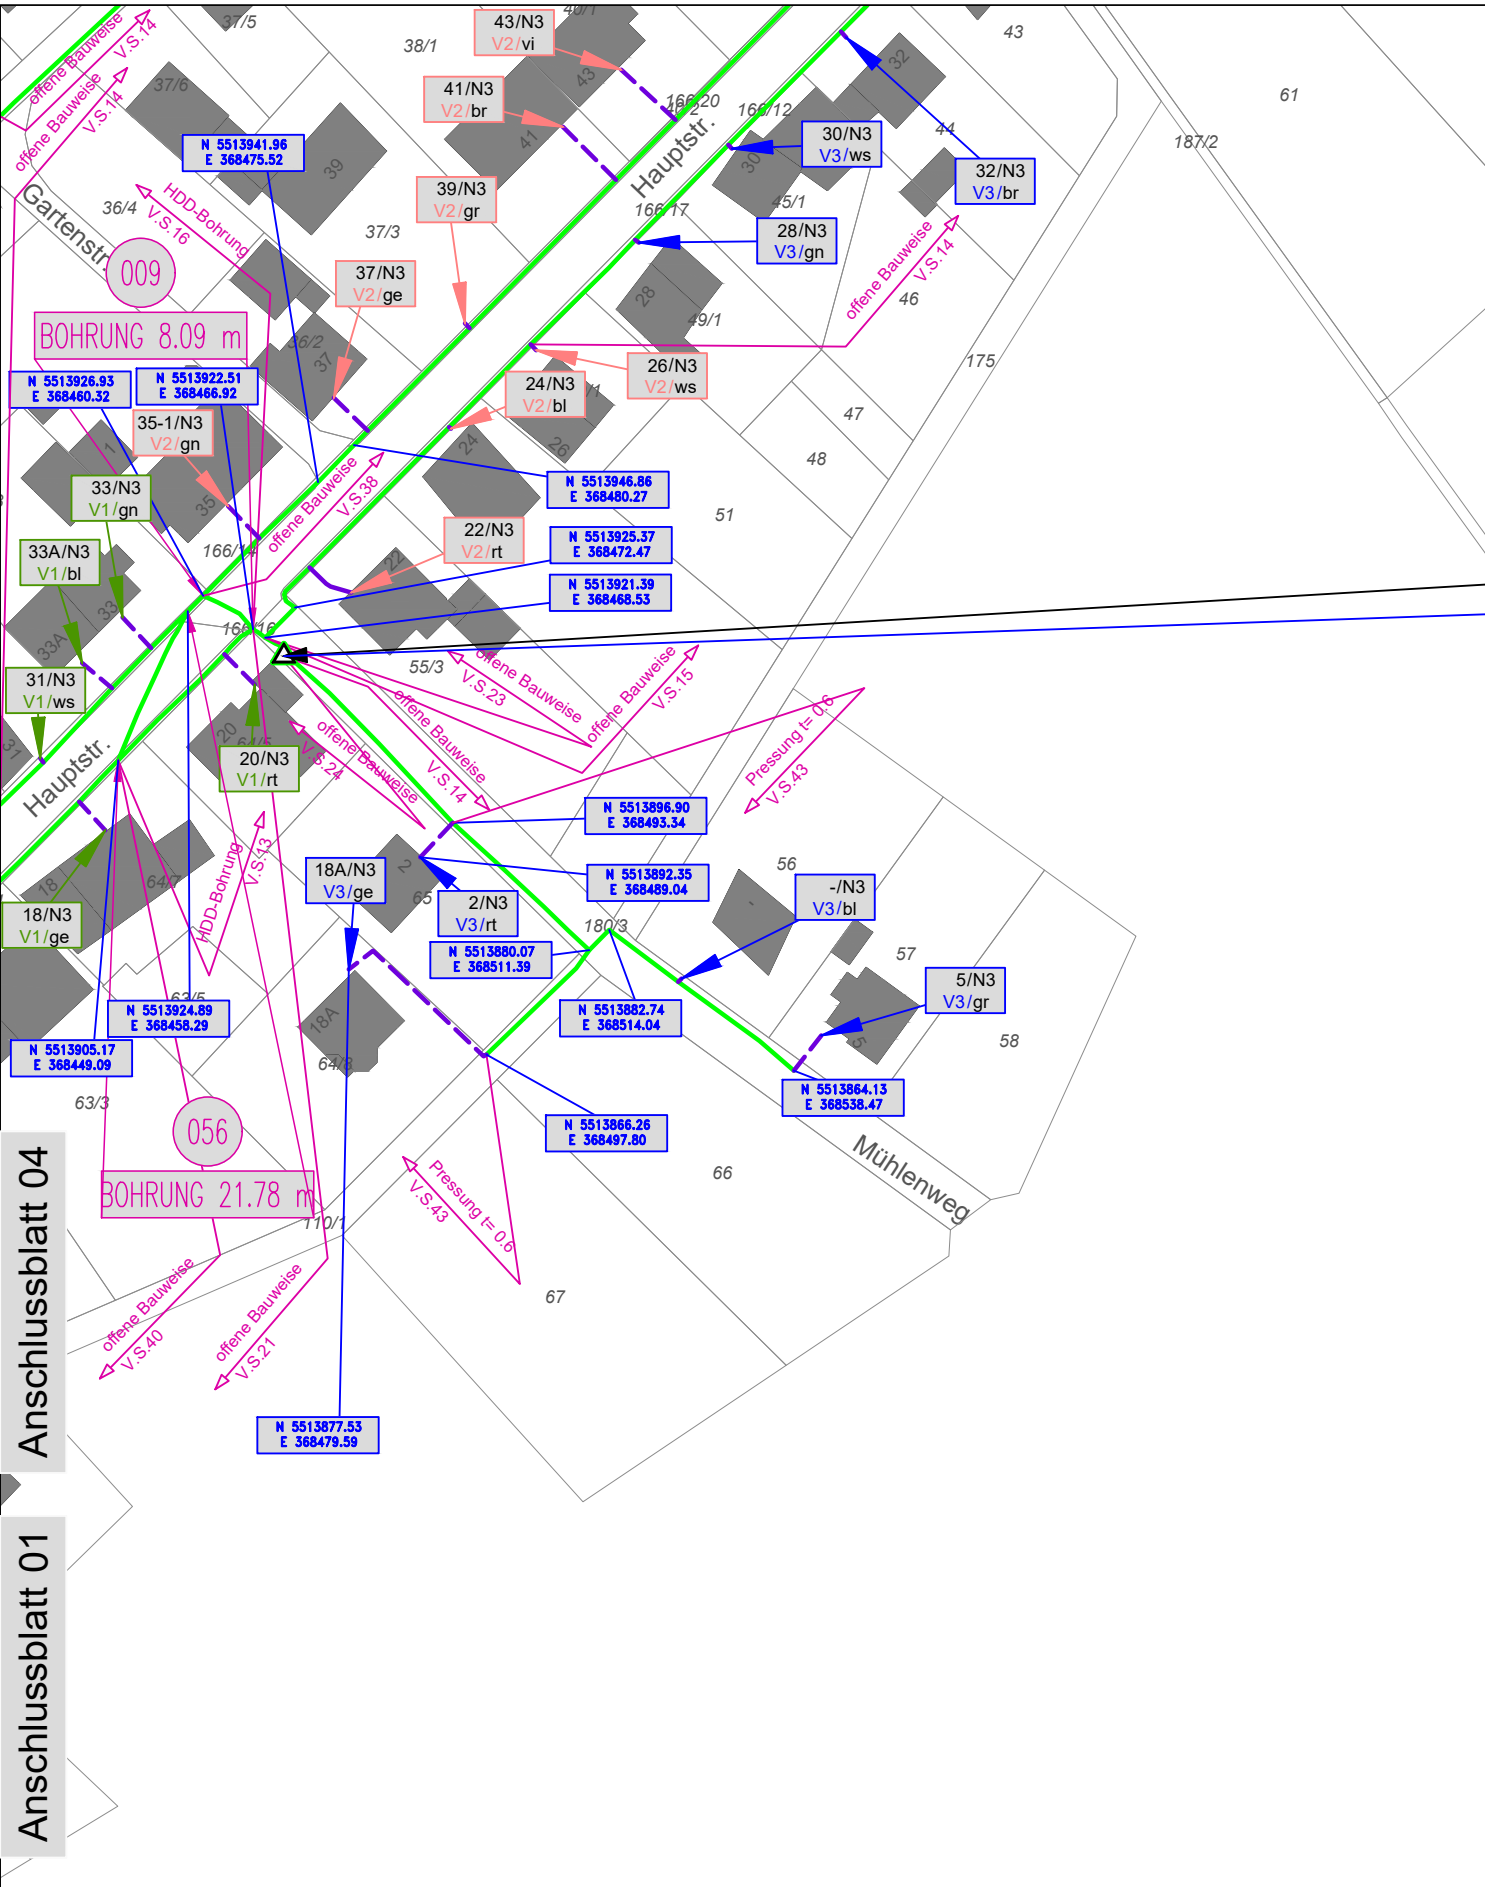

NVT\_WIRS\_003/WIRS\_001

N 5513918.95  
E 368471.00

Flur 7,8  
Gemarkung Wirschweiler  
Gemeinde Wirschweiler  
Kreis Birkenfeld


Anschlussblatt 04

Anschlussblatt 01

Zustimmungsplanung: Wirschweiler

**NOKIA**  
Auftragnehmer  
Nokia Solutions and Networks  
Lorenzstraße, 10  
70435 Stuttgart

LEGENDE	
	SCHACHT NEU
	SCHACHT BESTAND
	TRASSENVERLAUF
	BESTEHENDE TRASSE_INEXIO
	HAUSANSCHLUSS
	LAUFENDE NUMMER DER BOHRUNG
	MFG NEU
	MFG BESTAND
	NVT NEU
	KVz BESTAND
	21/N1/V2/N1 HAUSANSCHLUSS
	21 - Haus- o. Flurnummer
	N1 - NVT-Nummer
	V2 - Verbandnummer
	rt - Röhrenfarbe
	N 2564.12 E 1514.01 Koordinatenfähnchen

 

**INEXIO**  
CONNECTING YOU  
Auftraggeber:  
Inexio IT GmbH  
Am Saarlarm 1  
66740 Saarlouis

Bauunternehmer: Nokia	Bauzeit: 10/2020-01/2021
Gezeichnet: Ana Maniegas	Maßstab: 1:1000
Geprüft: ----	Projekt-Nr.: QUIXO-182386
Geprüft durch Auftraggeber: ----	
Datum: 03.03.2023	Blatt: 05 von 10