


Achtung!
Mit Abweichungen der wirklichen
Kabellage von den Eintragungen im
Lageplan muss gerechnet werden.
In Kabelnähe sind die Erdarbeiten
unbedingt von Hand und mit äußerster
Vorsicht durchzuführen.

Flur 8,19,20
Gemarkung Wirschweiler
Gemeinde Wirschweiler
Kreis Birkenfeld

Anschlussblatt 04

Anschlussblatt 07

 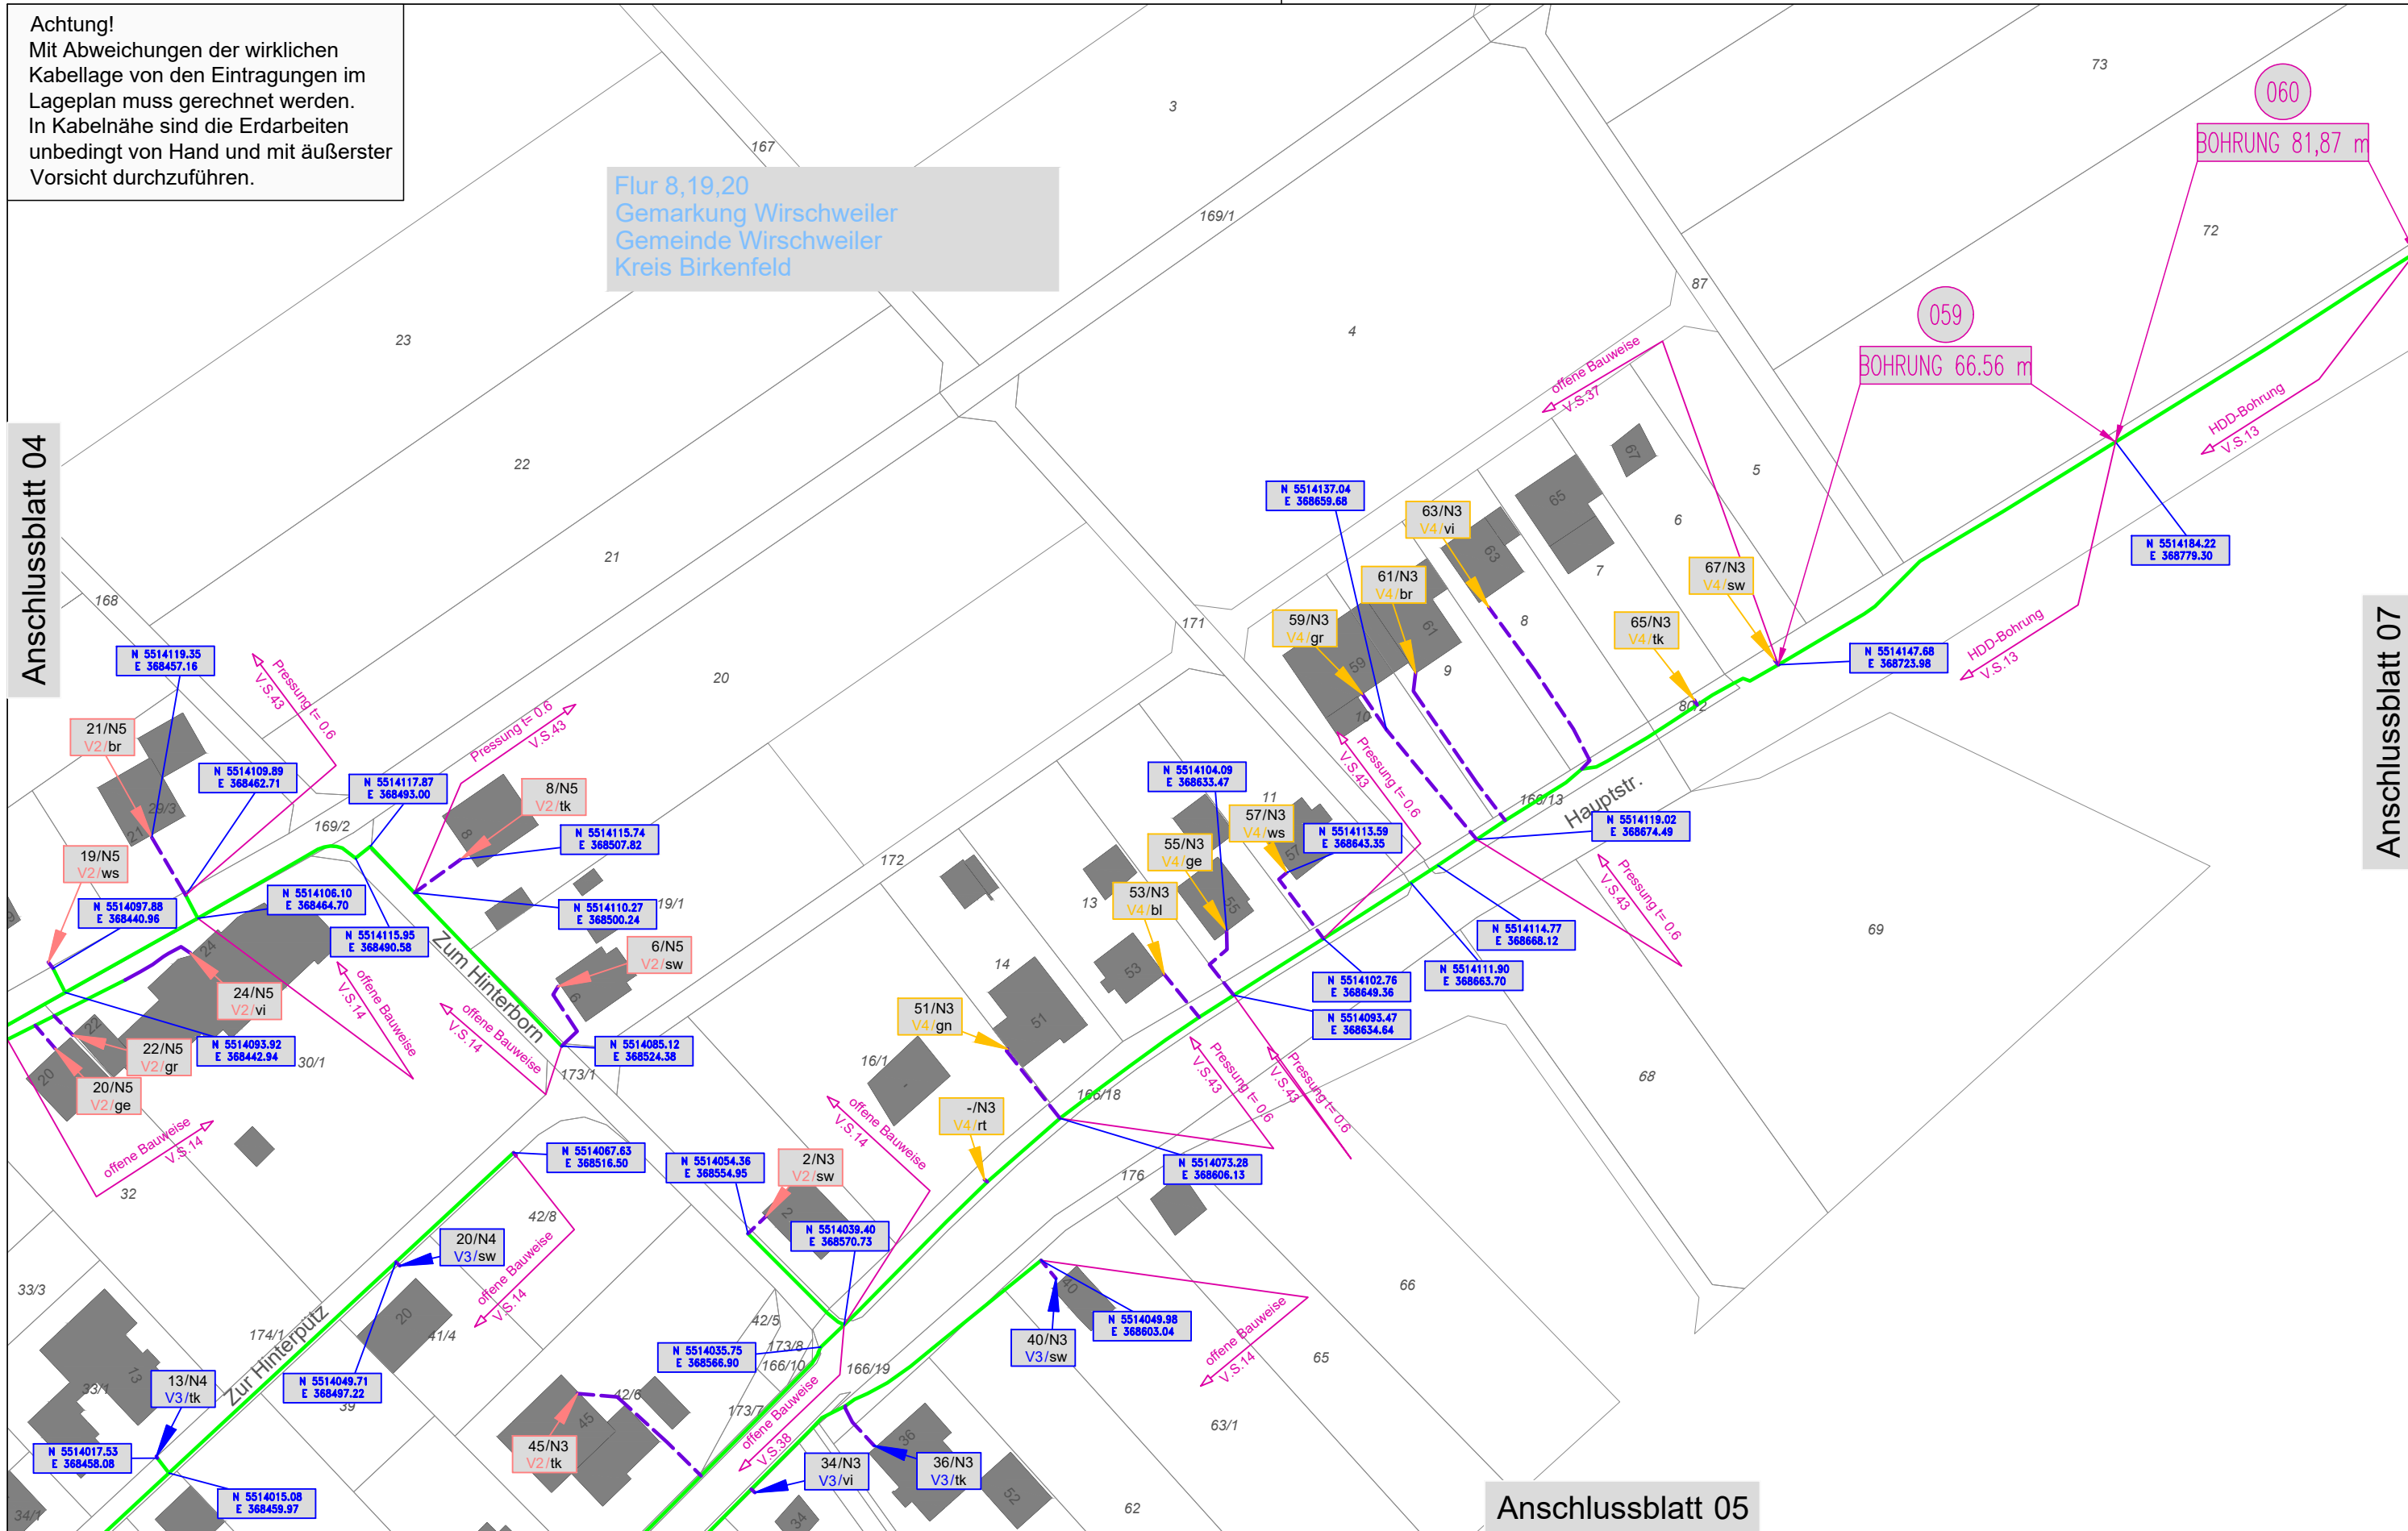


Anschlussblatt 05

Zustimmungsplanung: Wirschweiler

NOKIA
Auftragnehmer
Nokia Solutions and Networks
Lorenzstraße, 10
70435 Stuttgart

LEGENDE	
	SCHACHT NEU
	SCHACHT BESTAND
	TRASSENVERLAUF
	BESTEHENDE TRASSE_INEXIO
	HAUSANSCHLUSS
	LAUFENDE NUMMER DER BOHRUNG
	MFG NEU
	MFG BESTAND
	NVT NEU
	KVz BESTAND
	HAUSANSCHLUSS
	21 - Haus- o. Flurnummer
	N1 - NVT-Nummer
	V2 - Verbandnummer
	rt - Röhrenfarbe
	Koordinatenfähnchen



INEXIO
CONNECTING YOU
Auftraggeber:
Inexio IT GmbH
Am Saarlarm 1
66740 Saarlouis

Bauunternehmer: Nokia	Bauzeit: 10/2020-01/2021
Gezeichnet: Ana Maniegas	Maßstab: 1:1000
Geprüft: ----	Projekt-Nr.: QUIXO-182386
Geprüft durch Auftraggeber: ----	
Datum: 03.03.2023	Blatt: 06 von 10